


“Seu dia termina bem quando a segurança está inserida no seu Projeto”.

## PLANTA BAIXA

PROJETO DE REDE DE DISTRIBUIÇÃO AÉREA

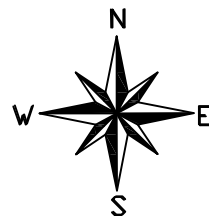


### PRATIQUE O ASTA

A - ABRIR  
S - SINALIZAR  
T - TESTAR  
A - ATERRAR

### LEGENDA

60	LUMINARIA DE LED 60W
M	BRAÇO DE IP MÉDIO
AB	FASES A E B

DISTRIBUIÇÃO AUTOMÁTICA DE CÓPIAS										TOTAL
DISTR.	QTDE/TIPO	ORGÃO								

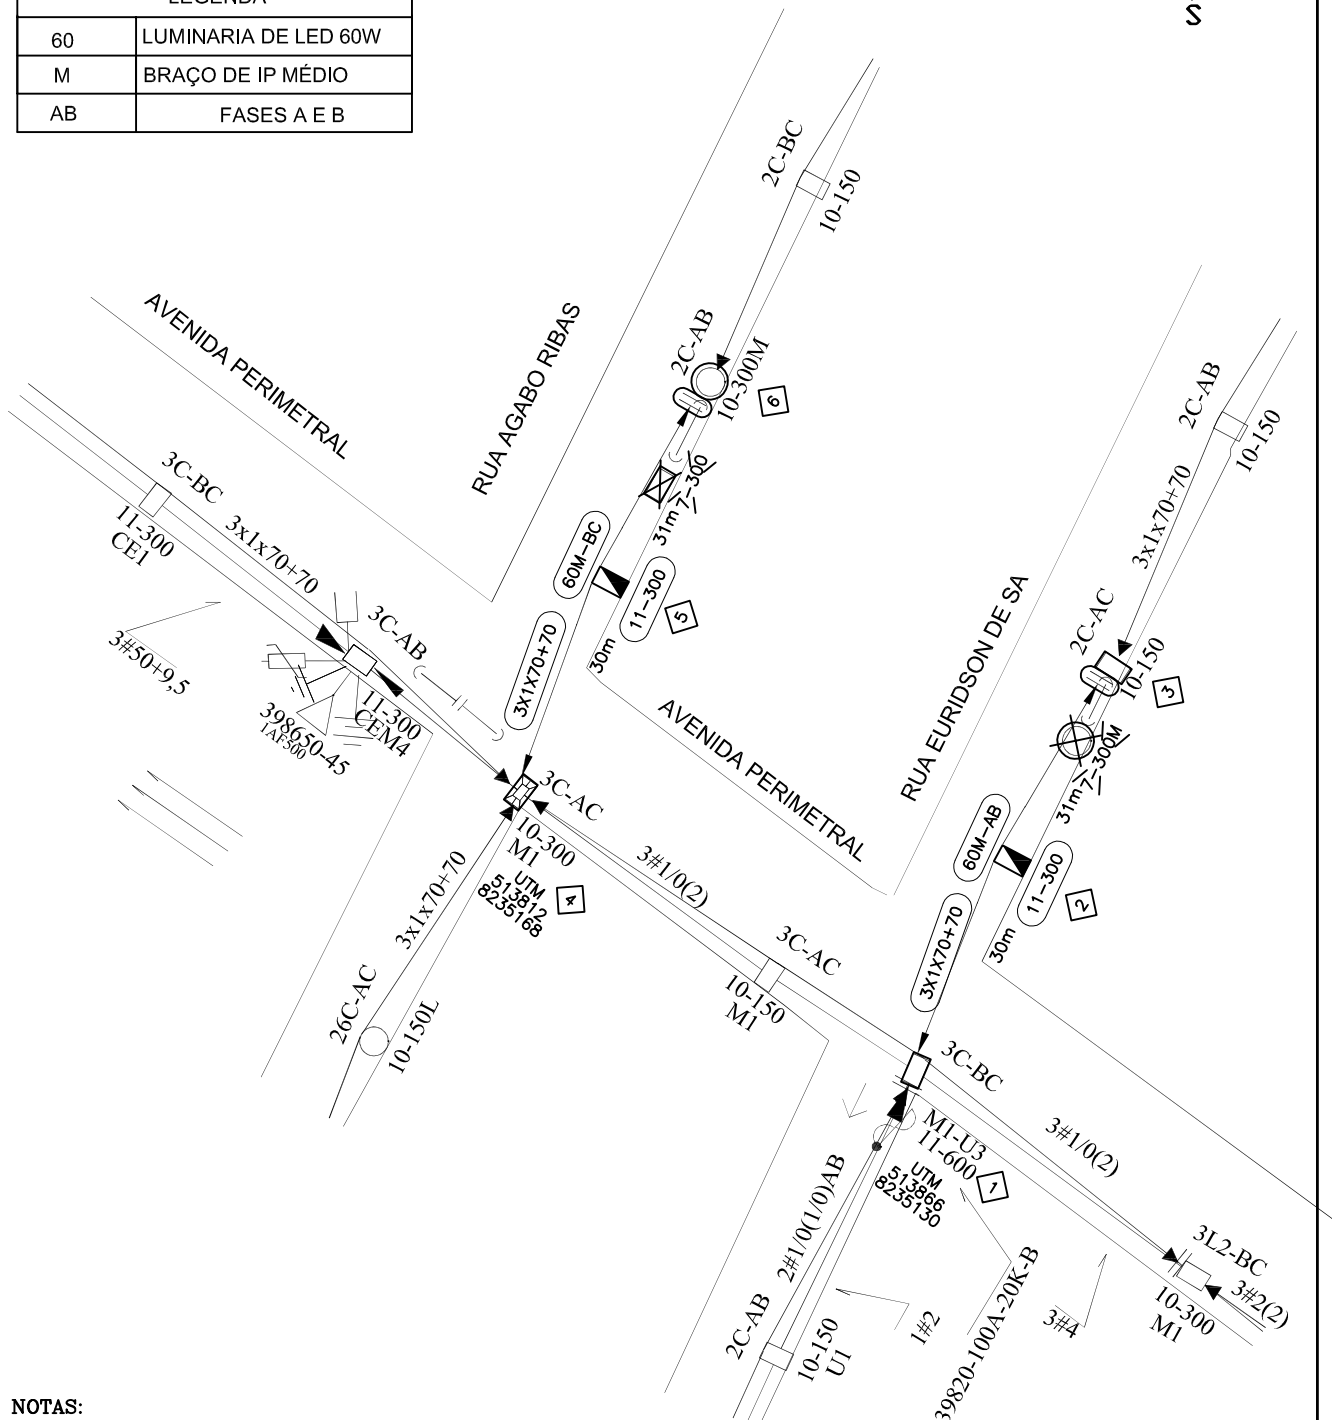

### NOTAS:

- 1 - Projeto sem impacto ambiental.
- 2 - Projeto de interesse da Prefeitura Municipal de São Francisco.
- 3 - Projeto devera ser feito em conjunto com a empresa de usu mutuo.
- 4 - O poste de 300Dan projetado devera ter seu engastamento com a profundidade aumentada igual a 1,80m;

Alexandre O. dos Anjos

ALEXANDRE OLIVEIRA DOS ANJOS - CREA 93408/D

PREFEITURA MUNICIPAL DE SÃO FRANCISCO

ESCALA: 1:1000

PROJ.:  
ALEXANDRE OLIVEIRA  
CREA: 93408/D

APROV.:

LEV.:

PROJETO DE MODIFICAÇÃO DE RDU  
COM INSTALAÇÃO DE ILUMINAÇÃO PÚBLICA  
NO MUNICÍPIO DE SÃO FRANCISCO - MG

N.º:  
EM/NT  
NS:

VISTO:

DATA:

20/12/2020

FOLHA: 01/01

PRJ 36-21

ARQ.

REV\_0  
XX/XX/2021

REV\_1

REV\_2

REV\_3

FORMATO A4