


PRATIQUE O ASIA
A - ABRIR
S - SINALIZAR
T - TESTAR
A - ATERRAR


"Seu dia termina bem quando a segurança está inserida no seu Projeto"

PLANTA BAIXA


PROJETO DE REDE DE DISTRIBUIÇÃO AÉREA

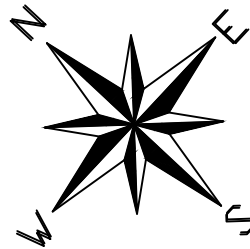

PROJETO 44
Poço Fazenda Quebra

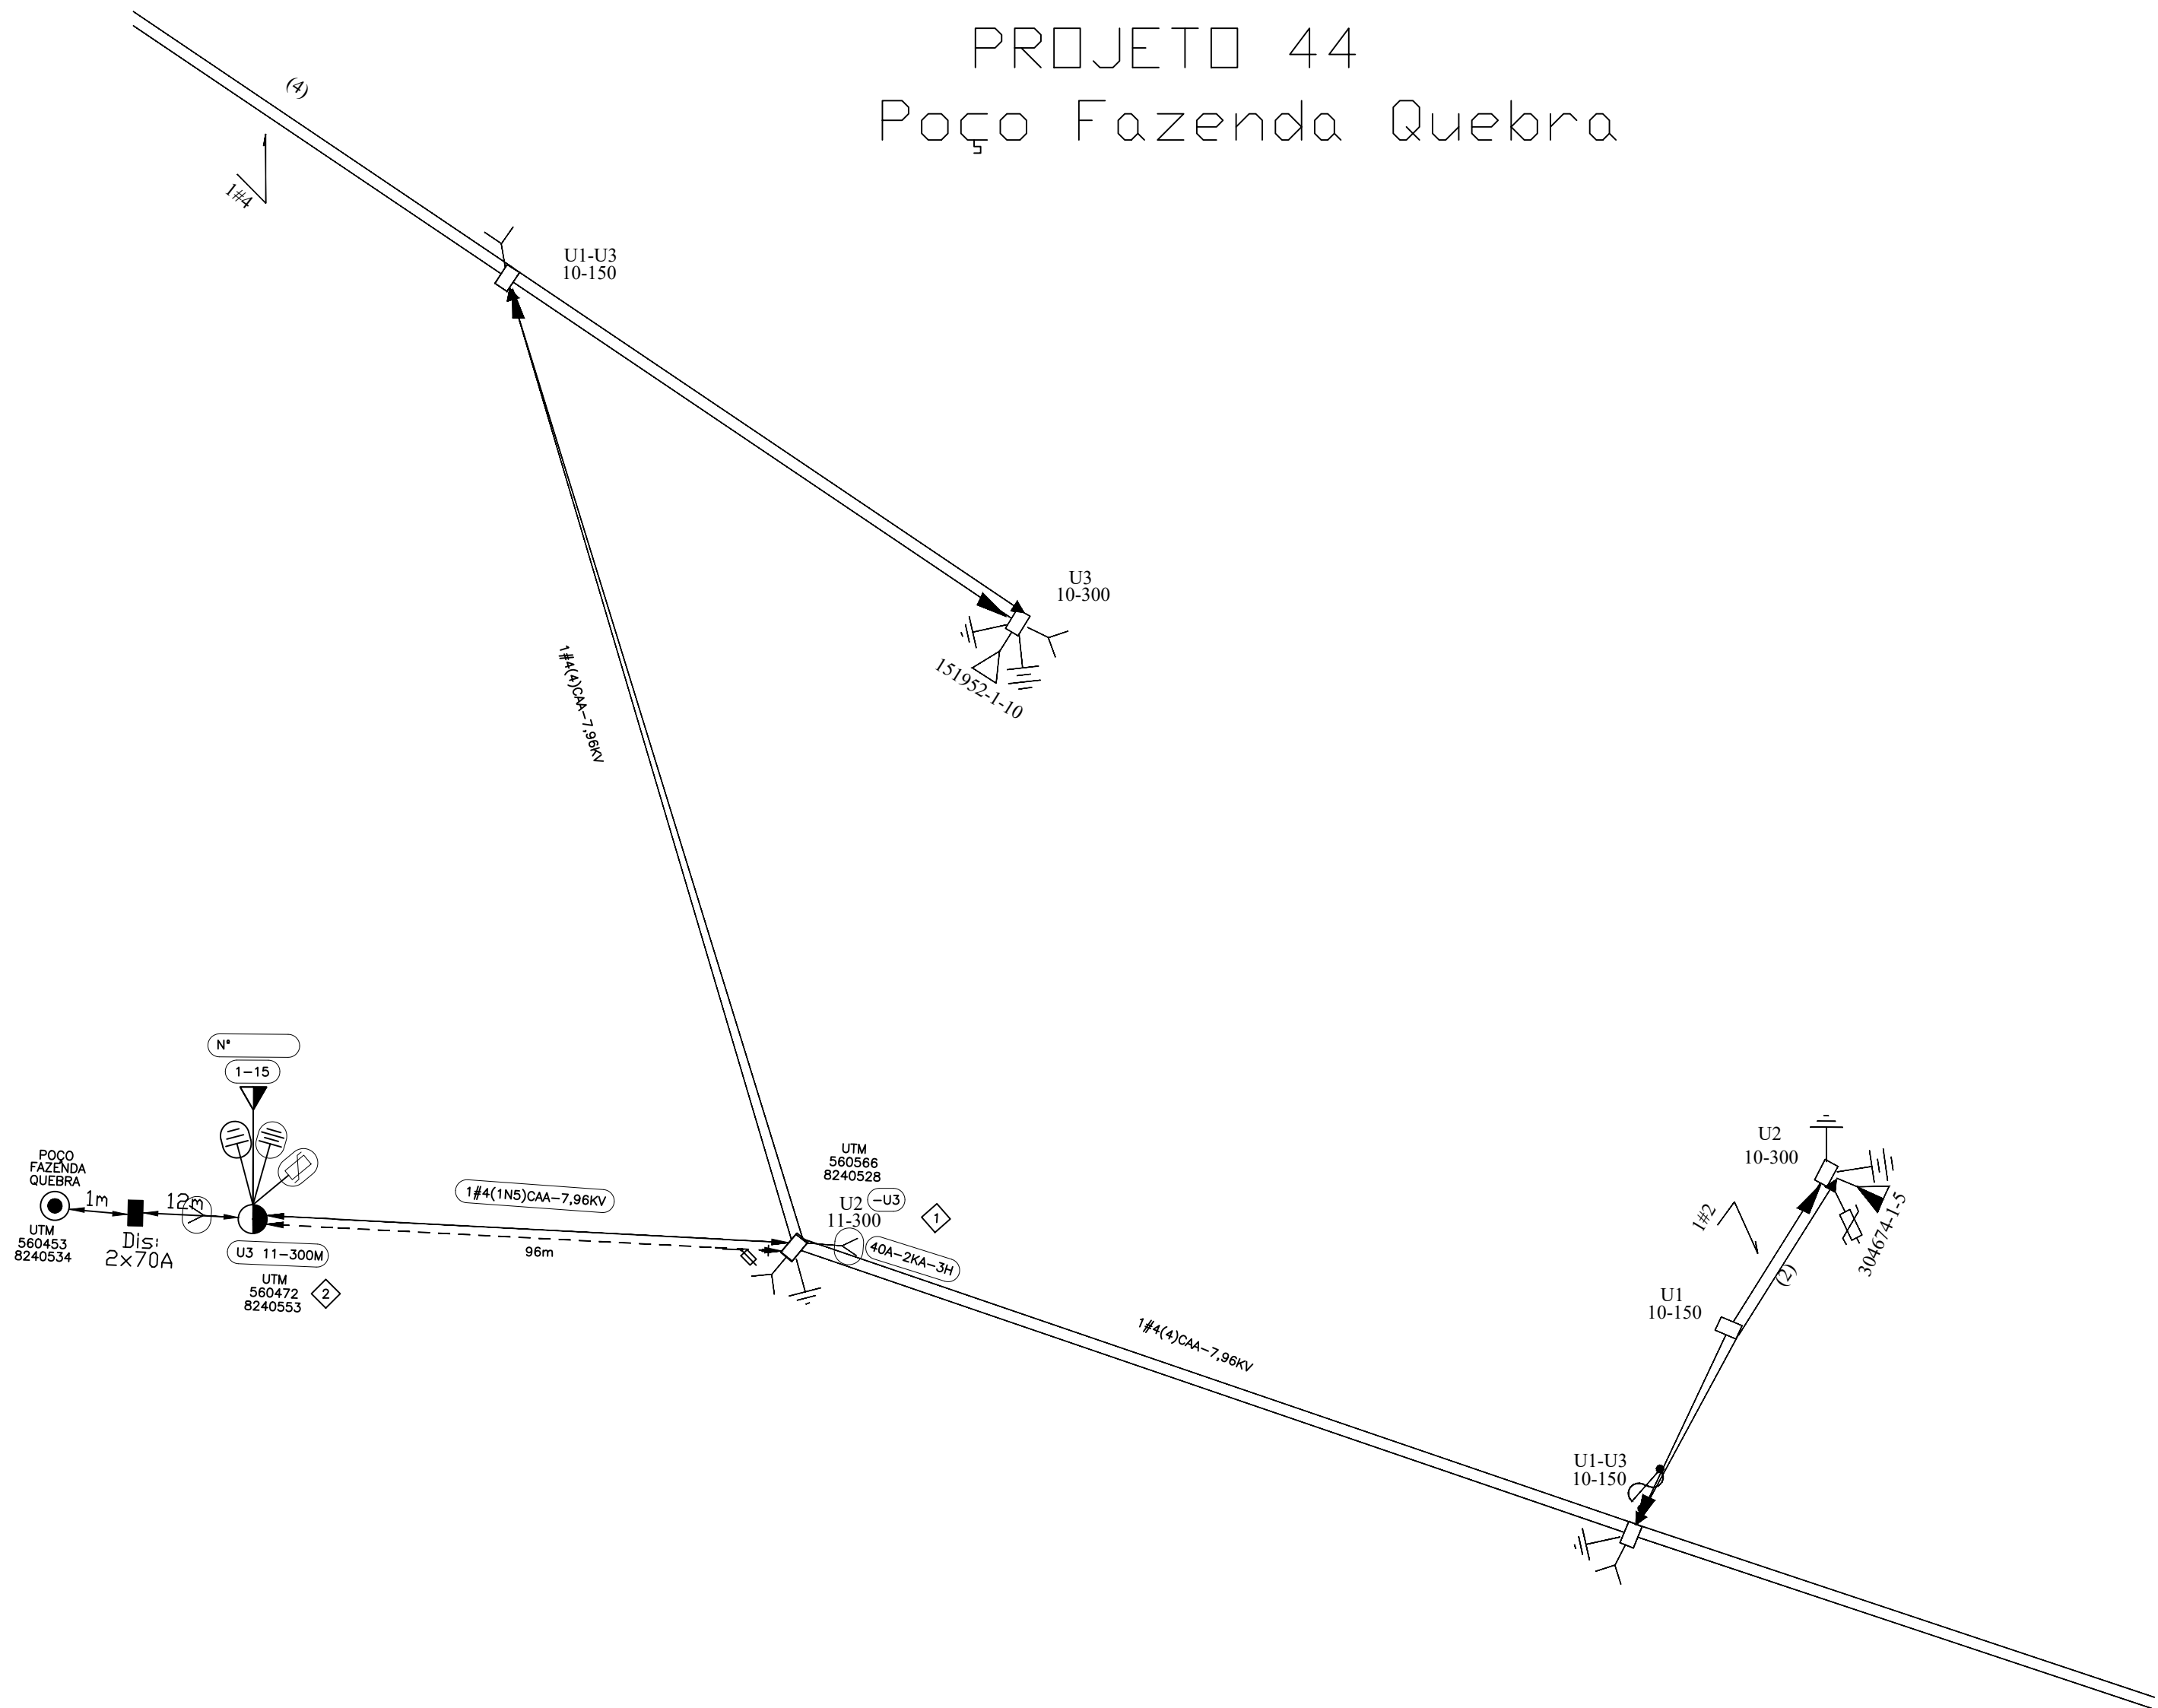

PROJETO 45
Poço Fazenda Quebra

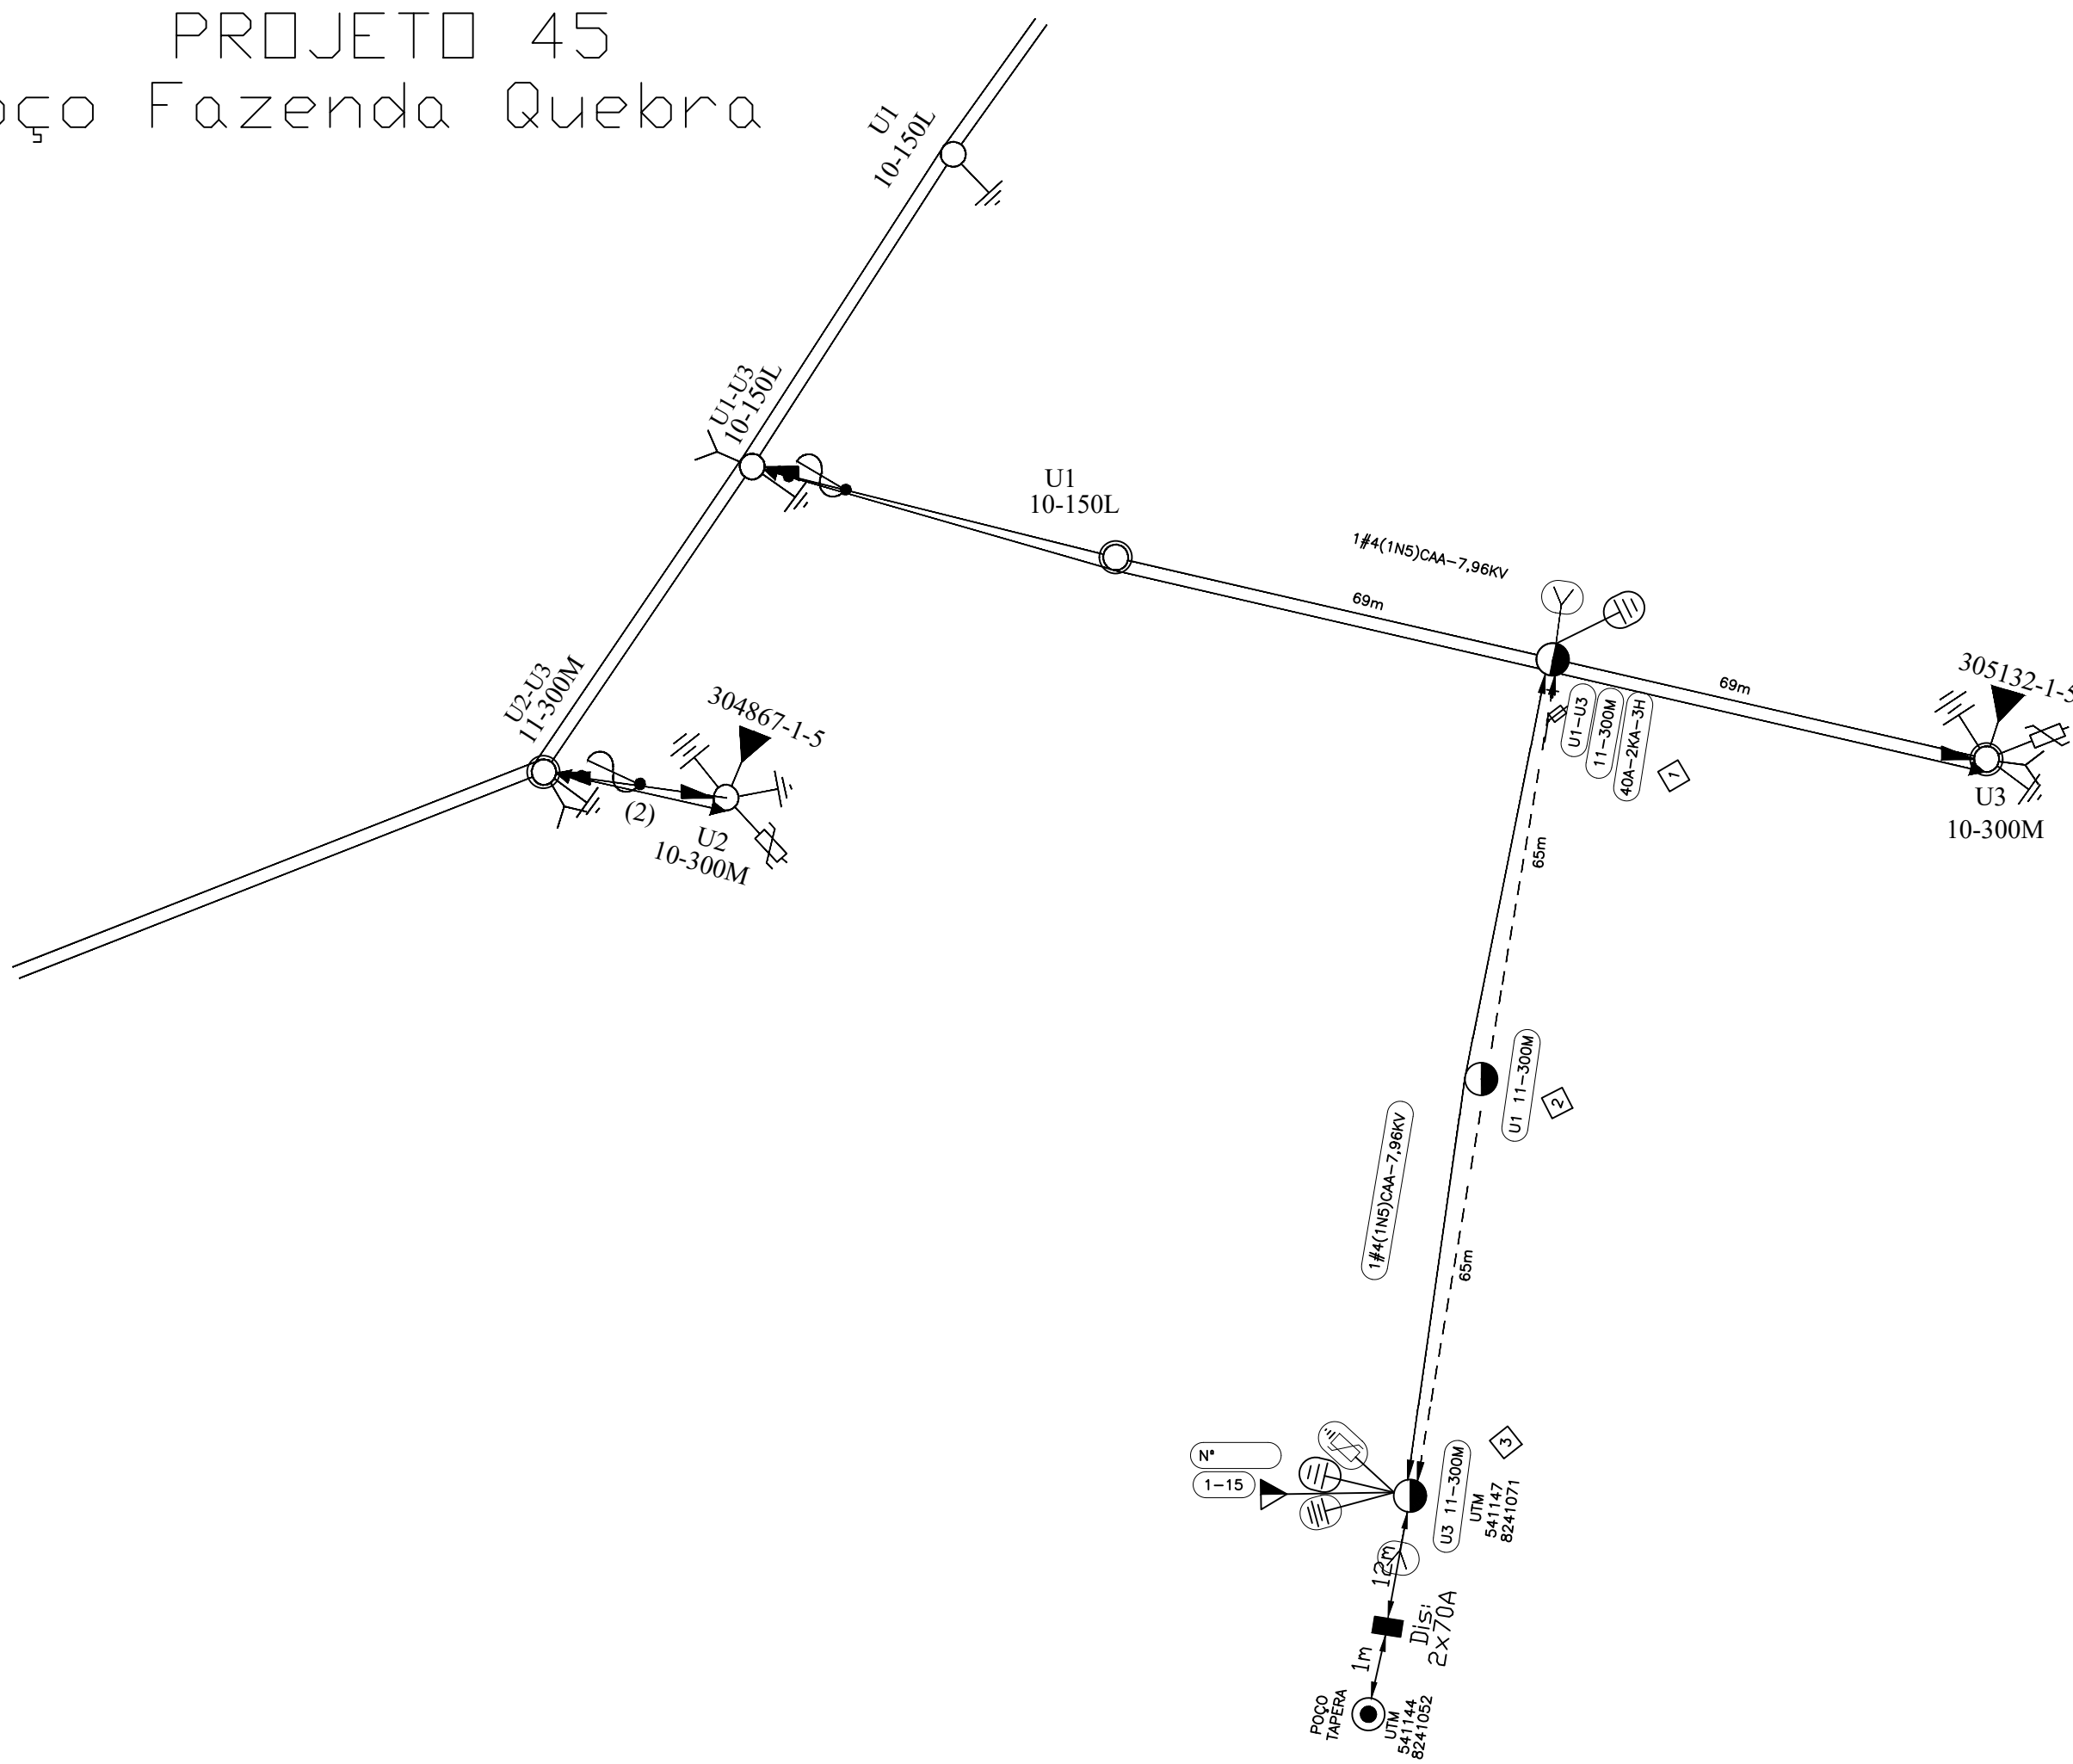

- NOTAS:
- 1 - Projeto sem impacto ambiental.
 - 2 - Projeto de interesse da Prefeitura Municipal de São Francisco.
 - 3 - Projeto devera ser feito em conjunto com a empresa de usu mutuo.
 - 4 - O poste de 3000an projetado devera ter seu engastamento com a profundidade aumentada igual à 1,80m;

| | |
|---|-----------------|
| CEMIG D - / | |
| OBRA PARTICULAR | |
| Projeto: | |
| Liberado por: | |
| Nº Pessoal: | Data: / / |
| Esta liberação não isenta a responsabilidade da empreiteira quanto a observância das normas e padrões da CEMIG e eventuais falhas no projeto não reconhecíveis na análise | |
| CEMIG D - / | |
| OBRA PARTICULAR | |
| Visoria do Material Feita por: / / | |
| Nº Pessoal: | Data: / / |
| Liberado para Início de Construção até: / / | |
| por: / / | Nº Pessoal: / / |
| Obra Recebida em: / / | |
| por: / / | Nº Pessoal: / / |
| Enviado para Autorização em: / / | |
| por: / / | Nº Pessoal: / / |

| | |
|---------|--------|
| ESCALA: | 1:1000 |
| Nº: | |
| EM/NT | |
| NS: | |
| FOLHA: | UNICA |
| ARG. | |

REV_0
XX/XX/2021

REV_1

REV_2

REV_3

FORMATO: A1