


“Seu dia termina bem quando a segurança está inserida no seu Projeto”.


PLANTA BAIXA

PROJETO DE REDE DE DISTRIBUIÇÃO AÉREA

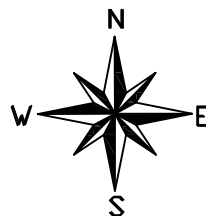

PRATIQUE O ASTA
A - ABRIR
S - SINALIZAR
T - TESTAR
A - ATERRAR

LEGENDA	
200	LUMINARIA DE LED 200W
M	BRAÇO DE IP MÉDIO
AB	FASES A E B

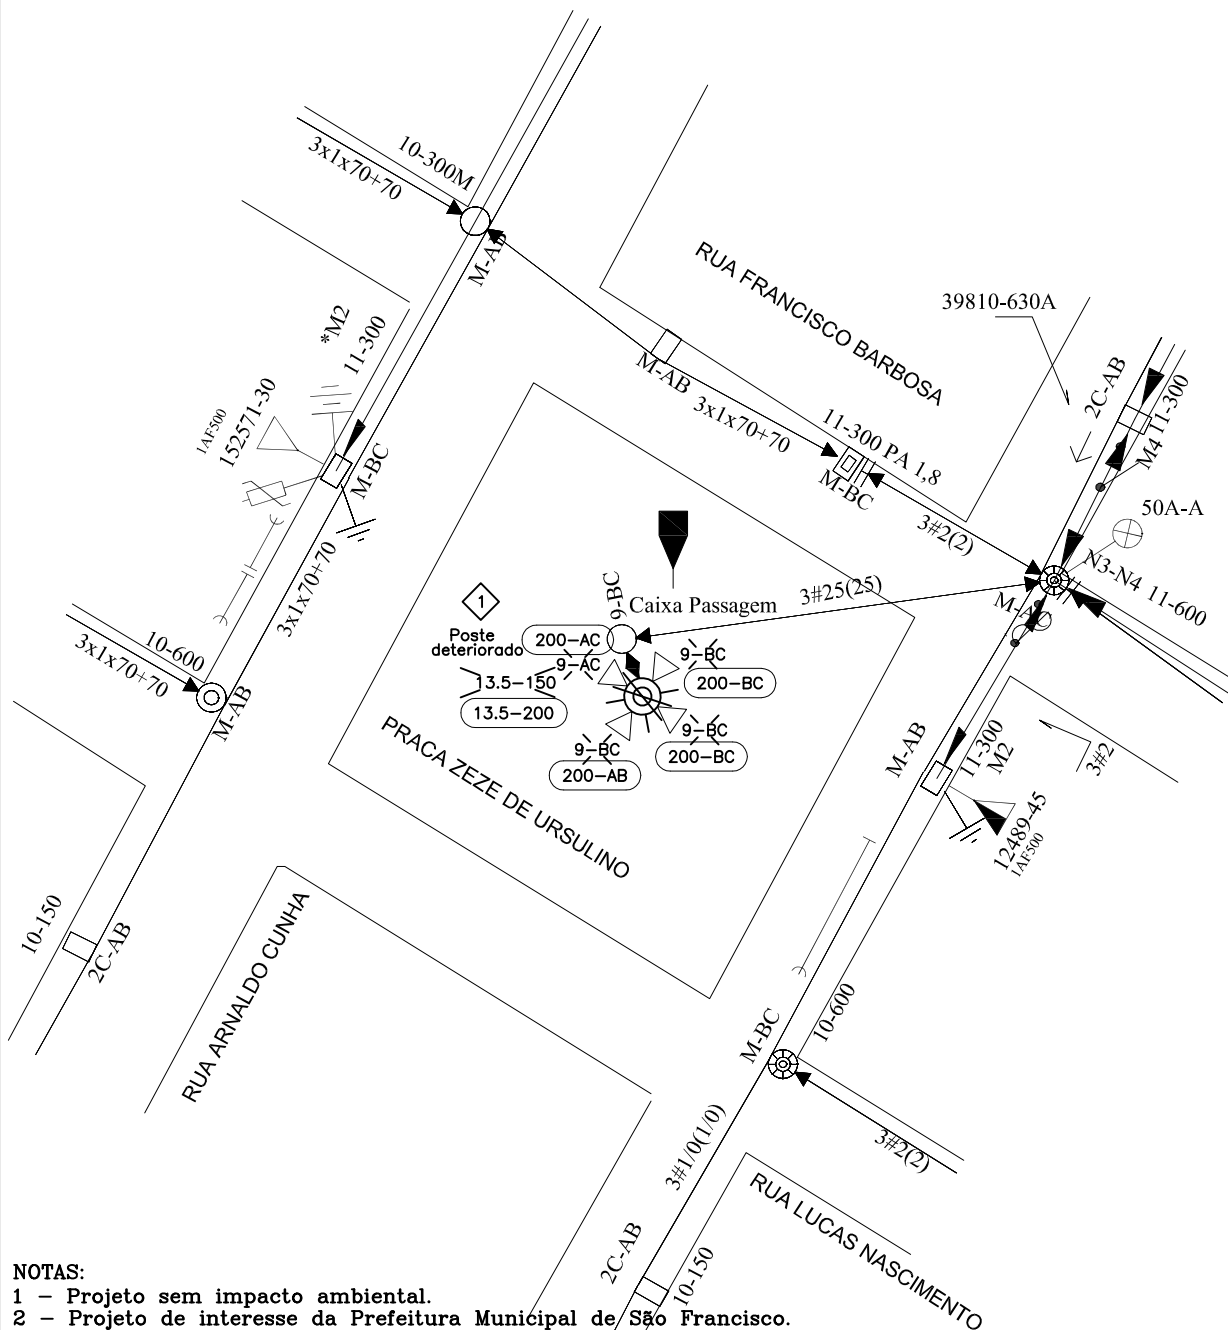

NOTAS:

- 1 - Projeto sem impacto ambiental.
- 2 - Projeto de interesse da Prefeitura Municipal de São Francisco.
- 3 - Projeto deverá ser feito em conjunto com a empresa de usu mutuo.
- 4 - O poste de 300Dan projetado deverá ter seu engastamento com a profundidade aumentada igual à 1,80m;

Alexandre O. dos Anjos

ALEXANDRE OLIVEIRA DOS ANJOS - CREA 93408/D

PREFEITURA MUNICIPAL DE SÃO FRANCISCO

ESCALA: 1:1000

PROJ.:
ALEXANDRE OLIVEIRA
CREA: 93408/D

APROV.:

LEV.:

PROJETO DE MODIFICAÇÃO DE RDU
COM INSTALAÇÃO DE ILUMINAÇÃO PÚBLICA
NO MUNICÍPIO DE SÃO FRANCISCO - MG

Nº.:
EM/NT
NS:

VISTO:

DATA:

20/12/2020

FOLHA: 01/01

PRJ 55-21

ARQ.

REV_0
XX/XX/2021

REV_1

REV_2

REV_3

FORMATO A4